




PLANTA CHAVE
S/ ESCALA

LEGENDA	
	PONTO DE ALIMENTAÇÃO DAS CONDENSADORAS
	QUADRO DE DISTRIBUIÇÃO DE EMBUTIR
	ELETRODUTO PVC (CONDUITE) Ø3/4" (QUANDO NÃO INDICADO) EMBUTIDO NA PAREDE OU LAJE
	ELETROCALHA PERFURADA 100x50mm - CHAPA #16
	ELETROCALHA PERFURADA 50x50mm - CHAPA #16
	FIAÇÃO: FASE, NEUTRO, TERRA E RETORNO

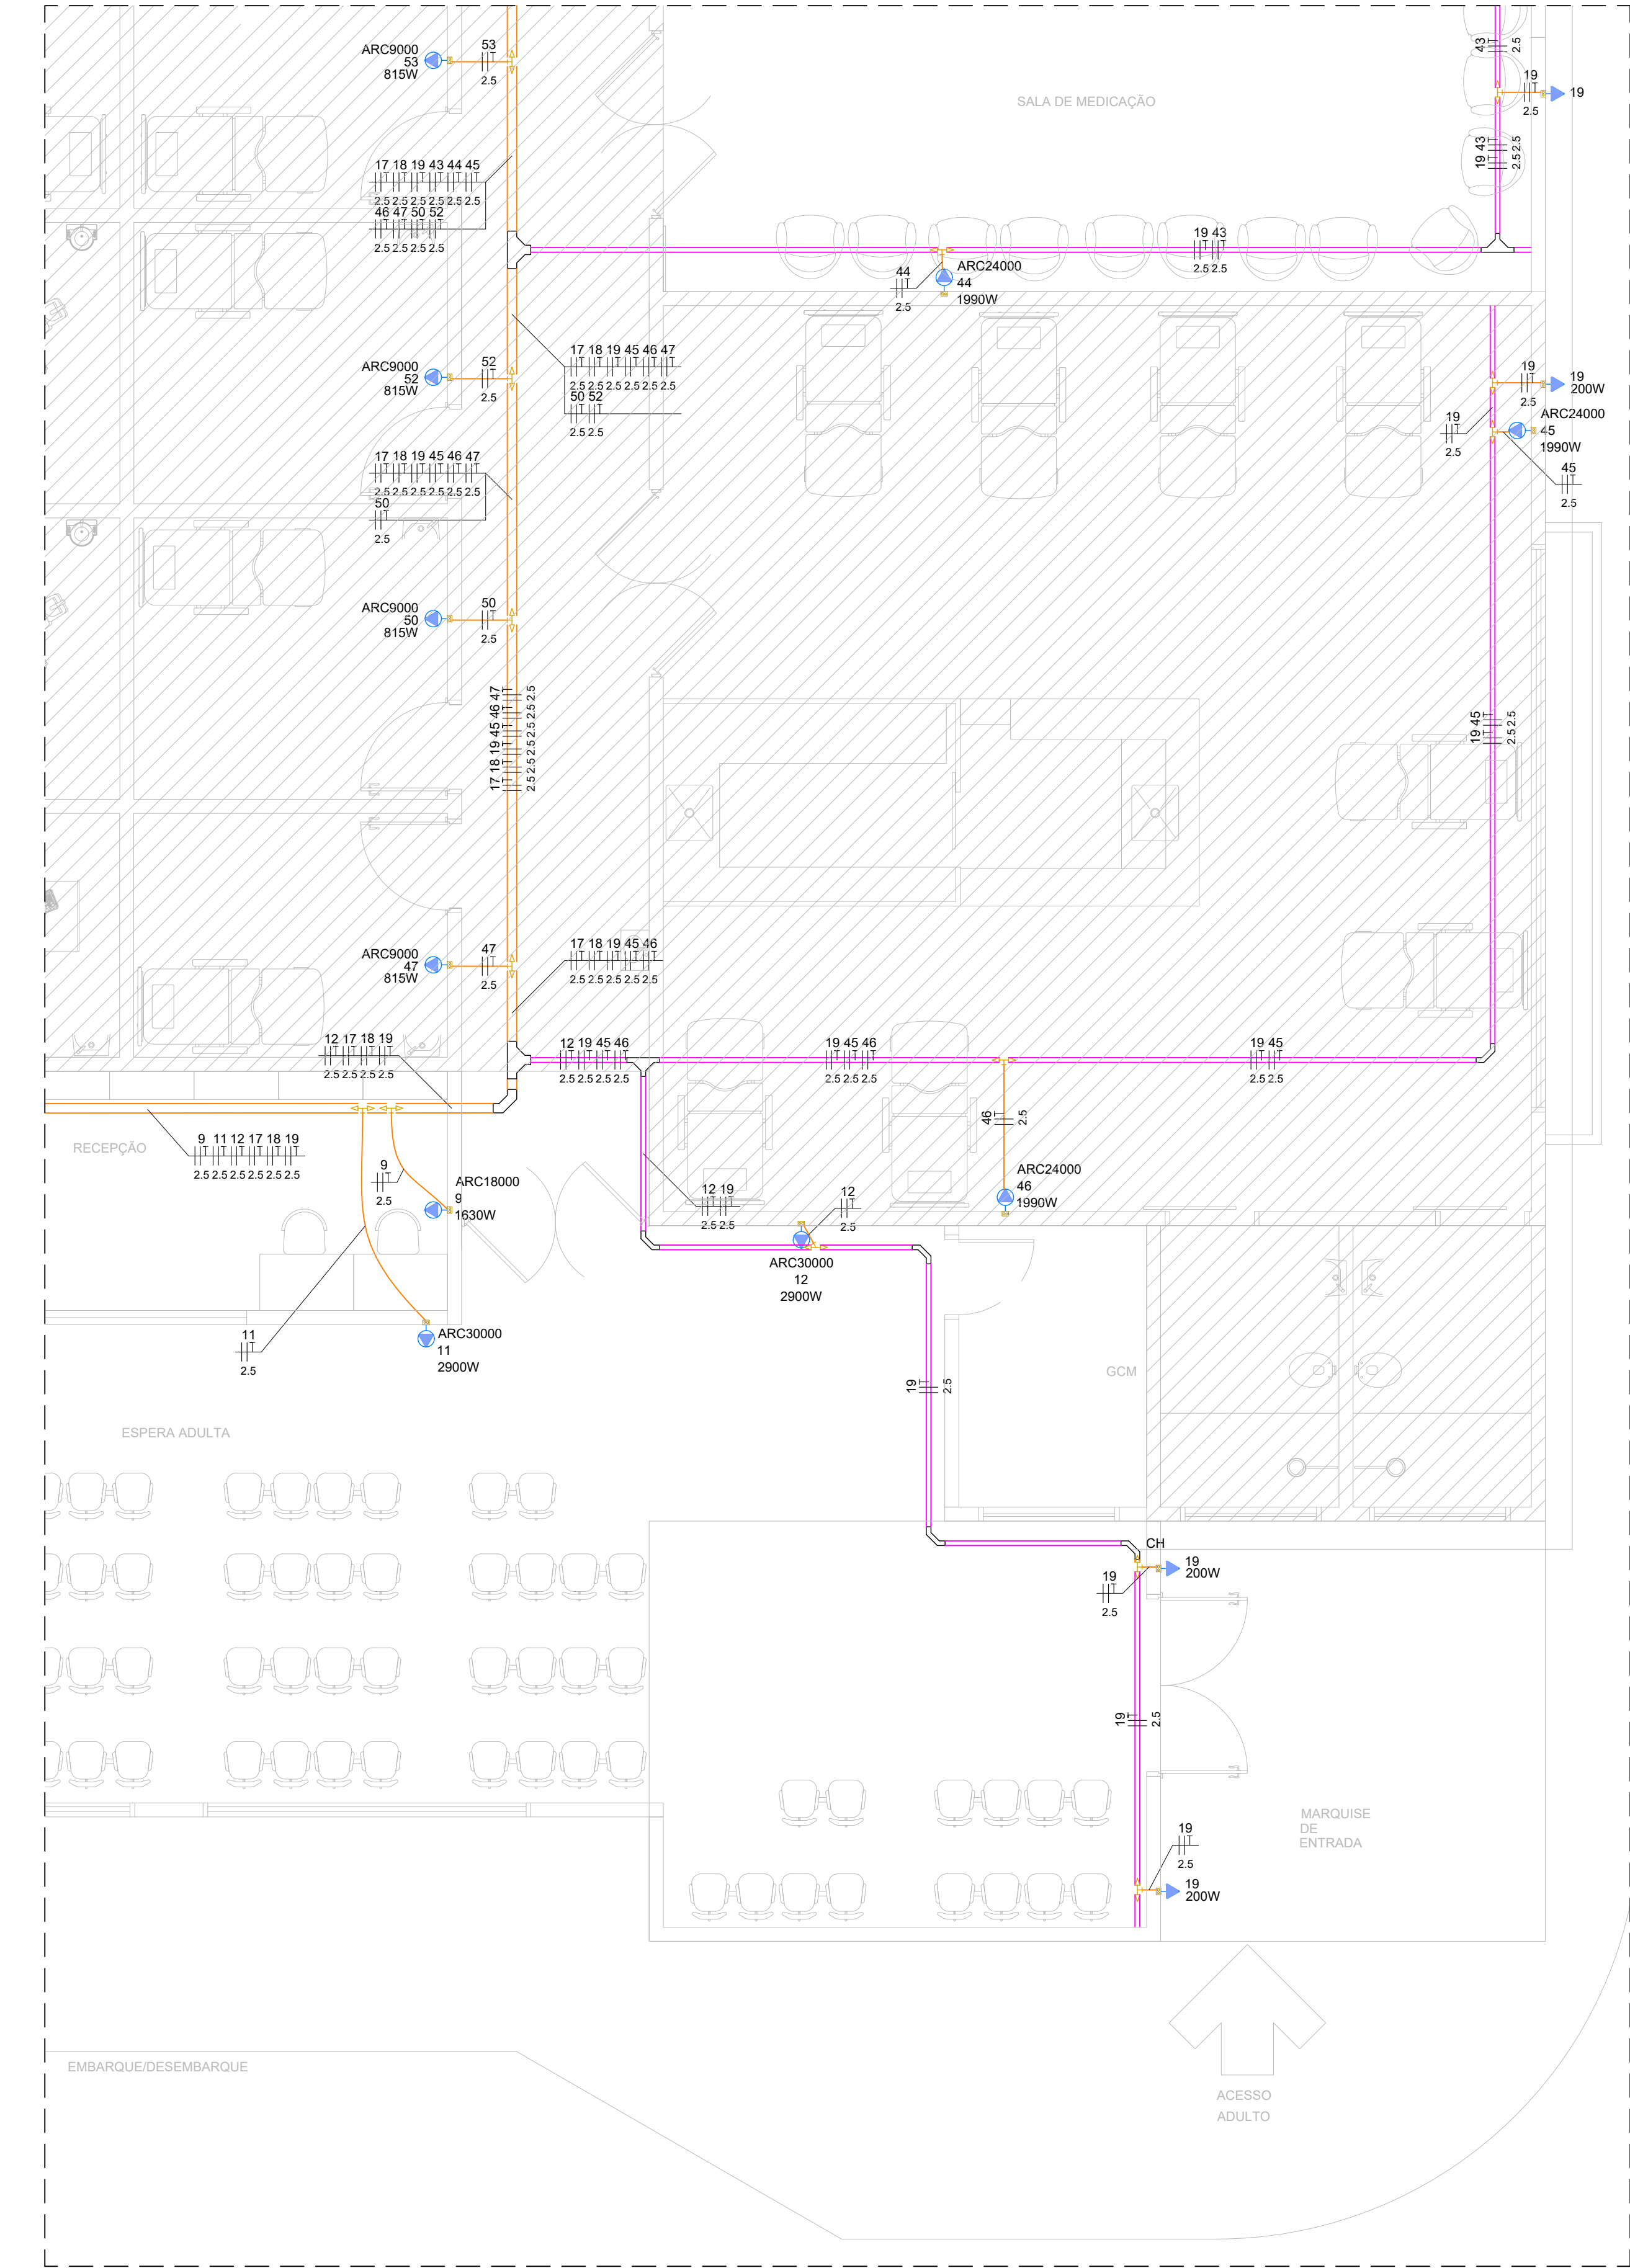


PLANTA BAIXA
ALIMENTAÇÃO - CLIMATIZAÇÃO
ESCALA 1:50

NOTAS:

- 1- OS ELETRODUTOS NÃO INFORMADOS SERÃO Ø3/4";
- 2- TODA ALTERAÇÃO DE PROJETO DEVERÁ SER INFORMADA AO PROJETISTA RESPONSÁVEL;
- 3- AS BITOLAS MÍNIMAS DEVERÃO SER PARA CIRCUITO DE ILUMINAÇÃO #1,5mm² E PARA CIRCUITO DE FORÇA #2,5mm²;
- 4- OS CABOS UTILIZADOS PARA ILUMINAÇÃO E FORÇA EXTERNA E ALIMENTAÇÃO DOS QUADROS DEVERÃO SER DE ISOLAÇÃO 0,6/1KV E PARA A ALIMENTAÇÃO INTERNA DOS PREDIOS SERÃO CABOS ANTICHAMA 750 V;
- 5- AS ÁREAS INDICADAS SEM INTERVENÇÃO DEVERÃO SER VERIFICADAS E AJUSTADAS EM CAMPO, CASO NECESSÁRIO ALGUM REMANEJAMENTO NÃO PLANEJADO DEVIDO AO NÃO LEVANTAMENTO CADASTRAL;

- 6- OS QUADROS EXISTENTE DEVERÃO SER REMANEJADOS (CASO NECESSÁRIO), NÃO SENDO POSSÍVEL INFORMAR NESTE PROJETO, DEVIDO AO NÃO LEVANTAMENTO CADASTRAL E NÃO RECEBIMENTO DOS PROJETOS EXISTENTES;
- 7- AS LUMINÁRIAS FORAM DIMENSIONADAS UTILIZANDO MÉTODO DE LUMENS A ATRAVÉS SOFTWARE QI ELÉTRICO, UTILIZANDO OS LUX DE ACORDO COM A NORMA NBR ISO_CIE 8995_1 - ILUMINAÇÃO - PT1 - ILUMINAÇÃO DE AMBIENTES DE TRABALHO;
- 8- TODO PROJETO ELÉTRICO ATENDE A NORMA NBR 5410 e GED 13 (CPL);
- 9- FIAÇÃO:
 - PRETO : FASES
 - AZUL: NEUTRO
 - VERDE/AMARELO: TERRA
 - AMARELO: RETORNO.

00	EMISSION INICIAL	LOGATTI	ARIEL		
Nº	DESCRIÇÃO	EMISSION	PROJETISTA	CÓDIGO	OBJETO
REVISÕES			DOCUMENTOS DE REFERÊNCIA		

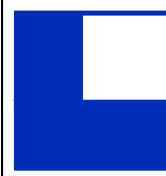

LOGATTI Engenharia Ltda. - EPP

CNPJ 56.888.142/0001-91
Rua Imaculada Conceição, 1039 - Carmo CEP. 14800-190, Araraquara - SP
Telefone (16) 3332-3416 logattiltda@uol.com.br

PREFEITURA DO MUNICÍPIO DE ARARAQUARA

Projeto	UPA CENTRAL - AMÉLIA BERNARDINO CUTRALE	Processo
Objeto	PROJETO ELÉTRICO	Arquivo
Título	PLANTA BAIXA - INST. ELÉTRICA GERAL	Folha nº 06/17
Local	AV. MARGINAL MARIA ANTONIA CAMARGO DE OLIVEIRA	Data 24/02/2024
Código	UPA-EX-ELE-001	Escala Revisão INDICADA 00