





 
PLANTA CHAVE
S/ ESCALA

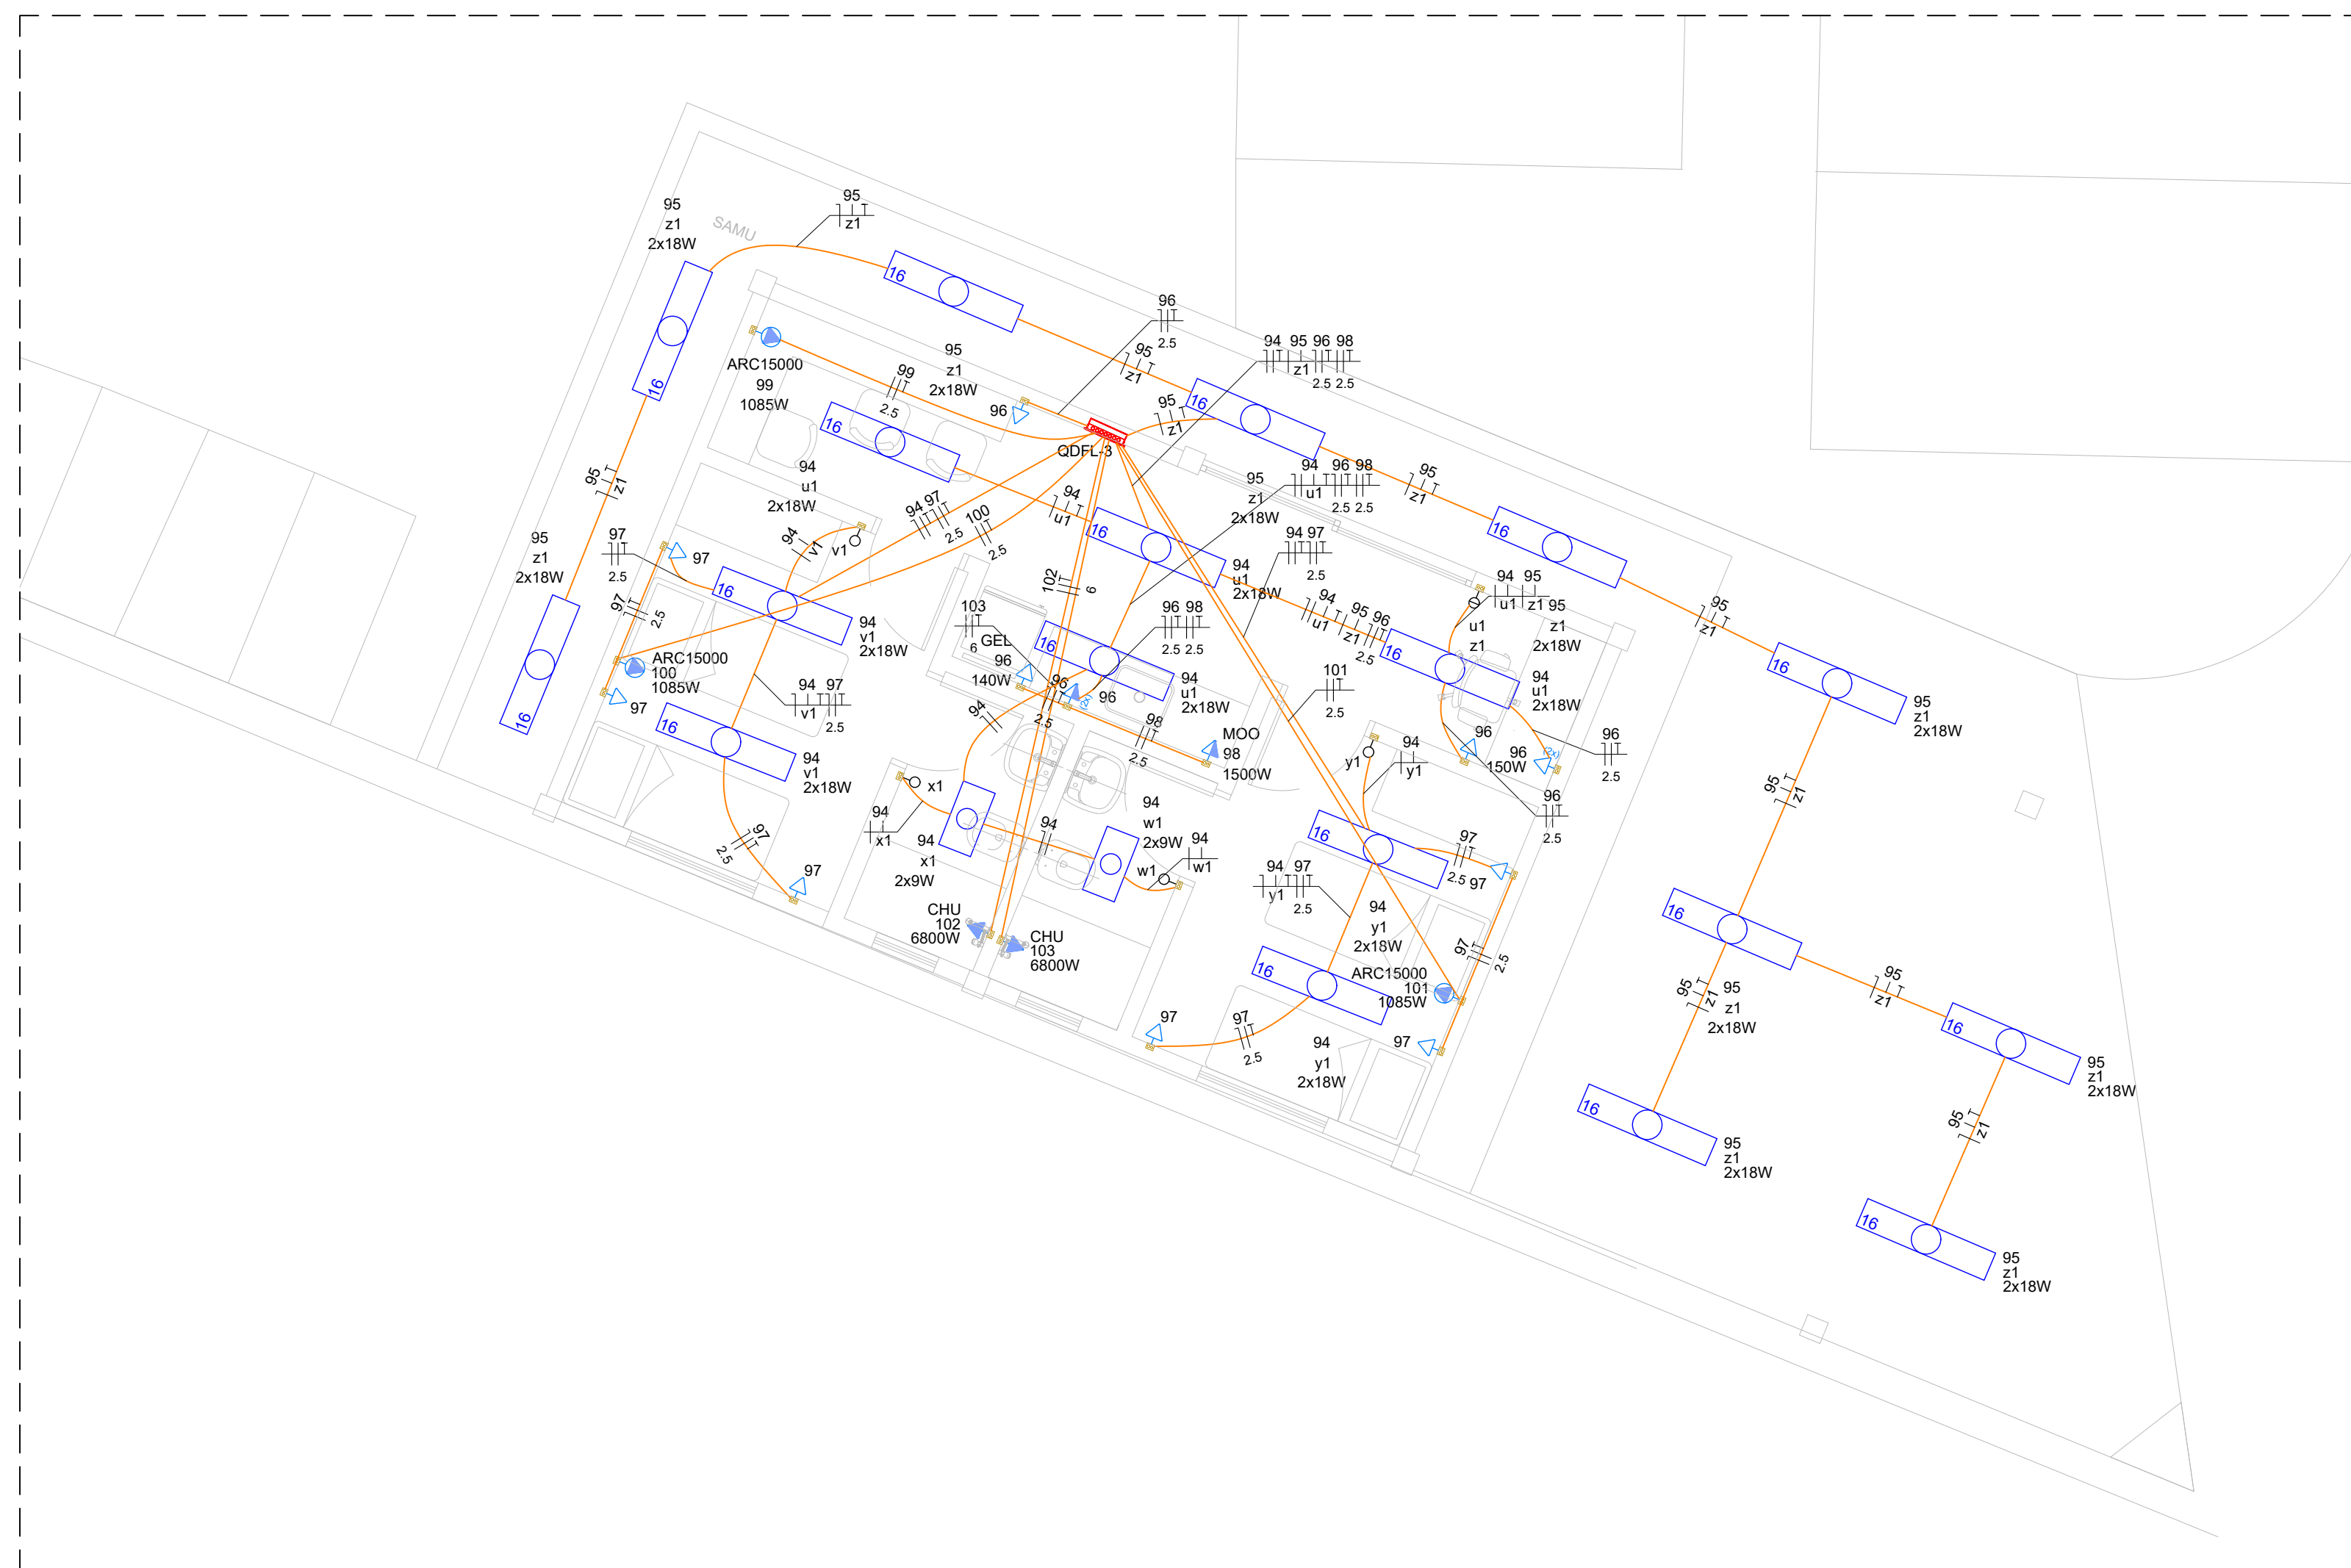

PLANTA BAIXA
INSTALAÇÃO ELÉTRICA GERAL - SAMU
ESCALA 1:50

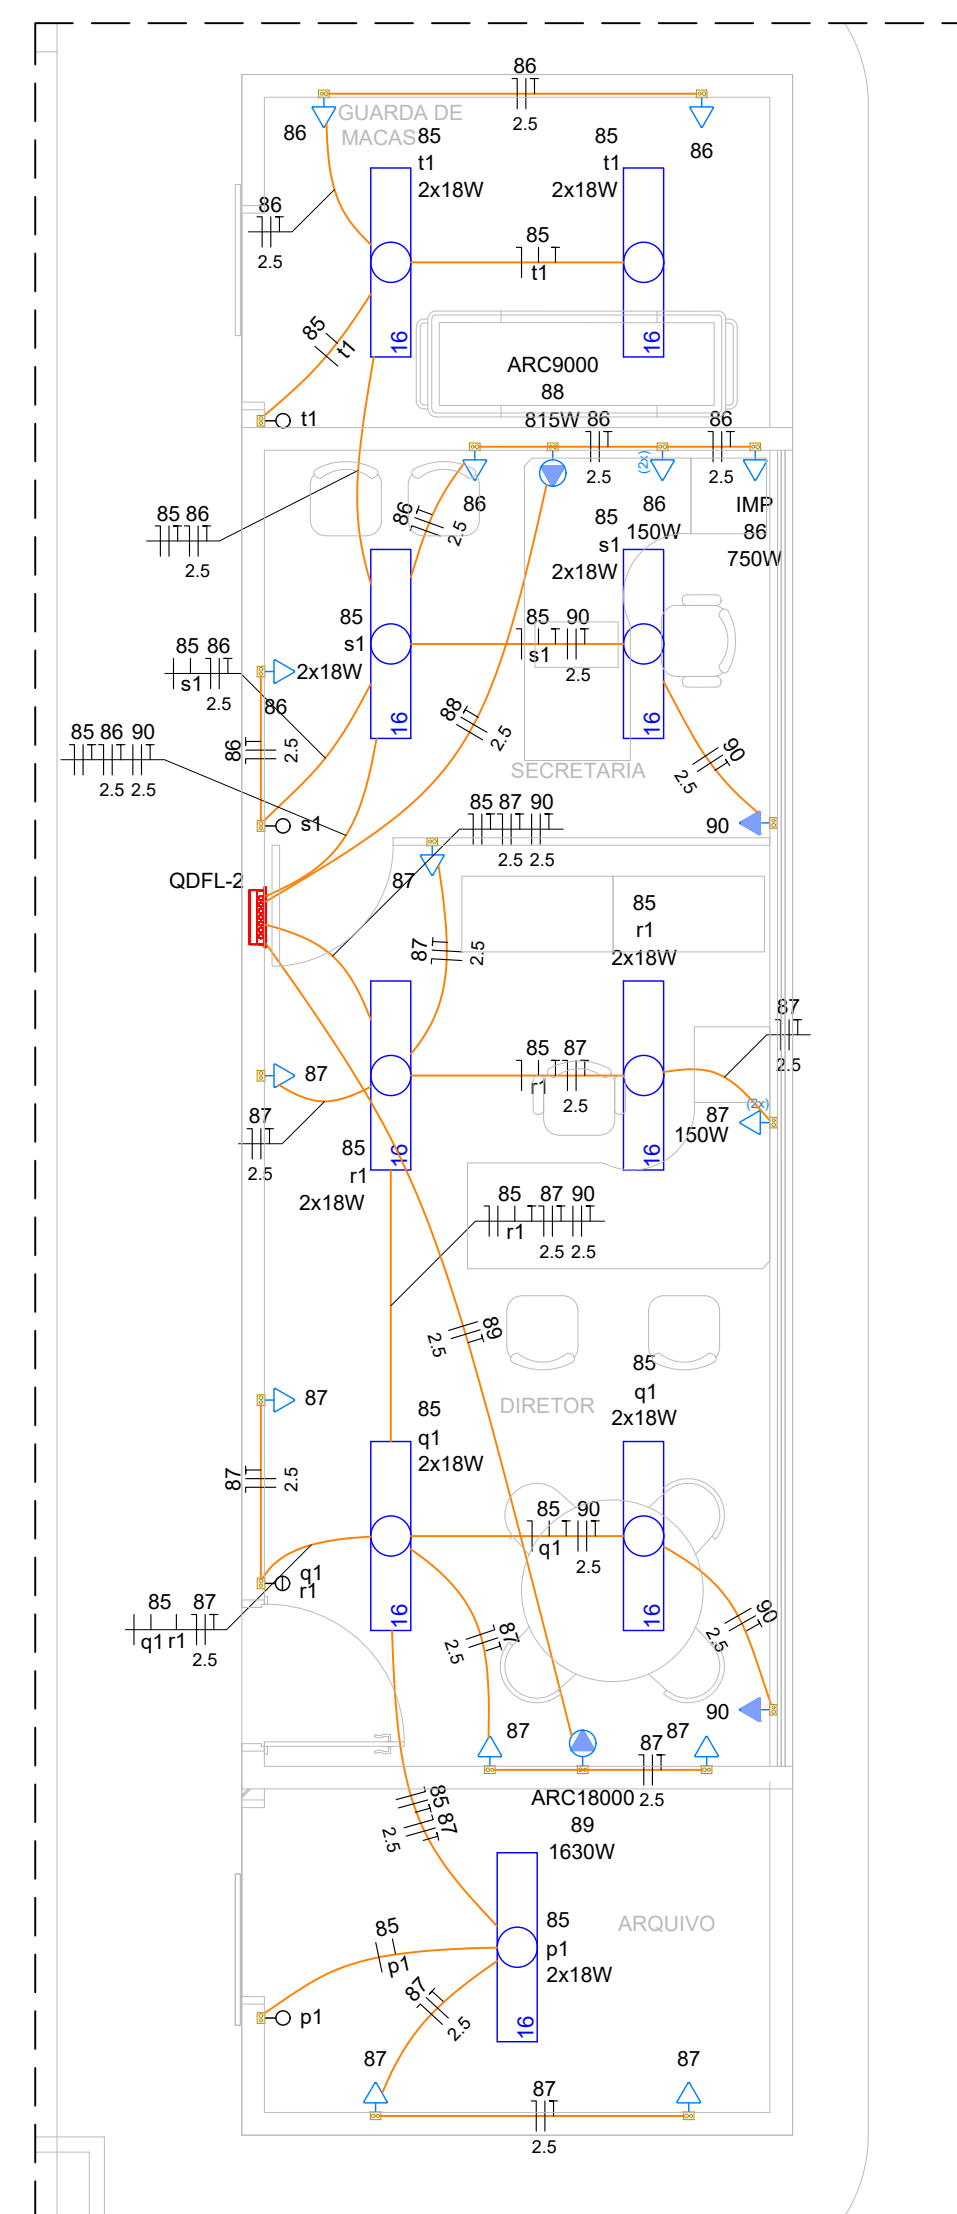

PLANTA BAIXA
INSTALAÇÃO ELÉTRICA GERAL - ÁREA ADM
ESCALA 1:50

LEGENDA	
	2 TOMADAS 2P+T - INSTALAÇÃO BAIXA 0,30m DO PISO
	TOMADA 2P+T - INSTALAÇÃO BAIXA 0,30m DO PISO
	TOMADA 2P+T - INSTALAÇÃO MÉDIA 1,20m DO PISO
	PONTO DE ALIMENTAÇÃO DOS EXAUSTORES
	INTERRUPTOR 1 TECLA PARALELA INSTALAÇÃO MÉDIA 1,20m DO PISO
	INTERRUPTOR 1 TECLA SIMPLES INSTALAÇÃO MÉDIA 1,20m DO PISO
	INTERRUPTOR 2 TECLAS SIMPLES INSTALAÇÃO MÉDIA 1,20m DO PISO
	INTERRUPTOR 1 TECLA SIMPLES INSTALAÇÃO E TOMADA HEXAGONAL 2P+T, MÉDIA 1,20m DO PISO
	QUADRO DE DISTRIBUIÇÃO DE EMBUTIR
	LUMINÁRIA COM LÂMPADAS TUBULARES DE LED 2x18W - EMBUTIR
	LUMINÁRIA COM LÂMPADAS TUBULARES DE LED 2x9W- EMBUTIR
	LUMINÁRIA ARANDELA DE LED COM CAIXA DE PASSAGEM 4x2"
	ELETRODUTO PVC (CONDUITE) Ø3/4" (QUANDO NÃO INDICADO) EMBUTIDO NA PAREDE OU LAJE
	ELETROCALHA PERFURADA 100x50mm - CHAPA #16
	ELETROCALHA PERFURADA 50x50mm - CHAPA #16
	ELETRODUTO PVC (CONDUITE) Ø1" EMBUTIDO NA PAREDE OU LAJE
	FIAÇÃO: FASE, NEUTRO, TERRA E RETORNO

NOTAS:

- 1- OS ELÉTRODUTOS NÃO INFORMADOS SERÃO 0314”;
- 2- TODA ALTERAÇÃO DE PROJETO DEVERÁ SER INFORMADA AO PROJETISTA RESPONSÁVEL;
- 3- AS BÍTOLAS MÍNIMAS DEVERÃO SER PARA CIRCUITO DE ILUMINAÇÃO #1, 5mm² E PARA CIRCUITO DE FORÇA #2, 5mm²;
- 4- OS CABOS UTILIZADOS PARA ILUMINAÇÃO E FORÇA EXTERNA E ALIMENTAÇÃO DOS QUADROS DEVERÃO SER DE ISOLAÇÃO 0,6/1KV E PARA A ALIMENTAÇÃO INTERNA DOS PREDIOS SERÃO CABOS ANTICHAMA 750 V;
- 5- AS ÁREAS INDICADAS SEM INTERVENÇÃO DEVERÃO SER VERIFICADOS E AJUSTADOS EM CAMPO, CASO NECESSARIO ALGUM REMANEJAMENTO NÃO PLANEJADO DEVIDO AO NÃO LEVANTAMENTO CADASTRAL;

6- OS QUADROS EXISTENTE DEVERÃO SER REMANEJADOS (CASO NECESSÁRIO), NÃO SENDO POSSÍVEL INFORMAR NESTE PROJETO, DEVIDO AO NÃO LEVANTAMENTO CADASTRAL E NÃO RECEBIMENTO DOS PROJETOS EXISTENTES;


7- AS LUMINARIAS FORAM DIMENSIONADAS UTILIZANDO METODO DE LUMENA A ATRAVÉS SOFTWARE Q1 ELÉTRICO, UTILIZANDO OS LUX DE ACORDO COM A NORMA NBR ISO, CIE 8985, 1 ILUMINÂNCIA - PT1 - ILUMINAÇÃO DE AMBIENTES DE TRABALHO.

8- TODO PROJETO ELÉTRICO ATENDE A NORMA NBR 5410 e GED 13 (CPFL).

9- FIAÇÃO:

- PRETO: FASES
- AZUL: NEUTRO
- VERDE/AMARELO: TERRA
- AMARELO: RETORNO.

00	EMISSÃO INICIAL	LOGATTI	ARIEL		
Nº	DESCRIÇÃO	EMISSÃO	PROJETISTA	CÓDIGO	OBJETO
REVISÕES				DOCUMENTOS DE REFERÊNCIA	

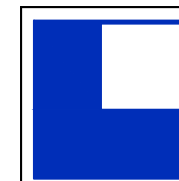

LOGATTI Engenharia Ltda. - EPP

CNPJ 56.888.142/0001-91
Rua Imaculada Conceição, 1039 - Carmo CEP. 14800-190, Araraquara - SP
Telefone (16) 3332-3416 logattilda@uol.com.br

PREFEITURA DO MUNICÍPIO DE ARARAQUARA

Projeto	UPA CENTRAL - AMÉLIA BERNARDINO CUTRALE	Processo
Objeto	PROJETO ELÉTRICO	Arquivo
Título	PLANTA BAIXA - INST. ELÉTRICA GERAL	Folha n° 10/17
Local	AV. MARGINAL MARIA ANTONIA CAMARGO DE OLIVEIRA	Data 24/02/2024
Código	UPA-EX-ELE-001	Escala Revisão INDICADA 00.